


VOI SIETE QUI

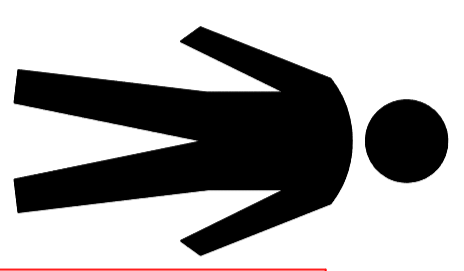

AMMINISTRAZIONE COMUNALE DI ROSETO DEGLI ABRUZZI
Palazzetto dello sport "Palasalara"

INDICAZIONI IN CASO DI INCENDIO

- MANTENERE LA CALMA
- NON CURARSI DEL RECUPERO DI EFFETTI PERSONALI
- NON SPINGERE, NON GRIDARE, NON CORRERE
- AVVISARE IMMEDIATAMENTE GLI ADDETTI ALL'EMERGENZA SEGNALANDO:
 - LA NATURA DELL'EMERGENZA
 - IL LUOGO DELL'INCIDENTE
 - EVENTUALI INFORTUNATI
- ALLERTARE LE PERSONE PRESENTI IN ZONA
- SOLO LE PERSONE IN GRADO DI FARLO SONO AUTORIZZATE A FARE USO DI MEZZI DI ESTINZIONE

ATTENZIONE SEGUIRE LE INDICAZIONI DEI VIGILI DEL FUOCO, SE NEL FRATTEMPO SONO ARRIVATI.

INDICAZIONI IN CASO DI ORDINE DI EVAQUAZIONE

- E' VIETATO SERVIRSI DELL'ASCENSORE
- LASCIARE IL SETTORE SEGUENDO I CARTELLI INDICATORI ED IN CONFORMITA' ALE ISTRUZIONI RICEVUTE.

DURANTE LO SFOLLAMENTO DI EMERGENZA BISOGNA:

- ABBANDONARE LA STRUTTURA SENZA INDUGI, ORDINATAMENTE E CON CALMA, SENZA CREARE ALLARMISMI O CONFUSIONE
- NON PORTARE A SEGUITO OMBRELLI, BASTONI, BORSE O PACCHI INGOMBRANTI O PESANTI
- NON TORNARE INDIETRO PER NESSUN MOTIVO
- NON OSTACOLARE GLI ACCESSI ALTO STABILE

- IN PRESENZA DI FUMO O FIANME E OPPORTUNO:


- SE POSSIBILE BANGHARE UN RAZZO LENTO E LEGARO SULLA BOCCA E SUL NASO IN MODO DA PROTEGGERE LE VIE RESPIRATORIE.
- SE DISPONIBILI AVVOLGERE INCIPIENTI DLANI (CAPOTTI, SCARPE, SCIALI, ECC.) ATTORNO ALLA TESTA IN MODO DA PROTEGGERE I CAPELLI DALLE FIAMME

MISURE PREVENTIVE

- E' VIETATO FUMARE E FARE USO DI FIAMME LIBERE
- E' VIETATO GETTARE NEI CESTINI MOZZICONI E SIGARETTE, MATERIALI INFIAMMABILI, etc...
- EVITARE L'ACCUMULO DI MATERIALI INFIAMMABILI
- MANTENERE LIBERE LE VIE DI USCITA ED I MEZZI DI ESTINZIONE.

LEGGENDA

	Pianta vie di Baseo		Pulsante di blocco energia elettrica
	Quadro Elettrico		Uscita di emergenza
	Estintore		Uscita di emergenza
	Idrante		Uscita di emergenza (laterale)
	Pulsante di allarme antincendio		Uscita di emergenza (verso il baso)
	Attacco autopompa V.V.P.		Uscita di emergenza (verso l'alto)

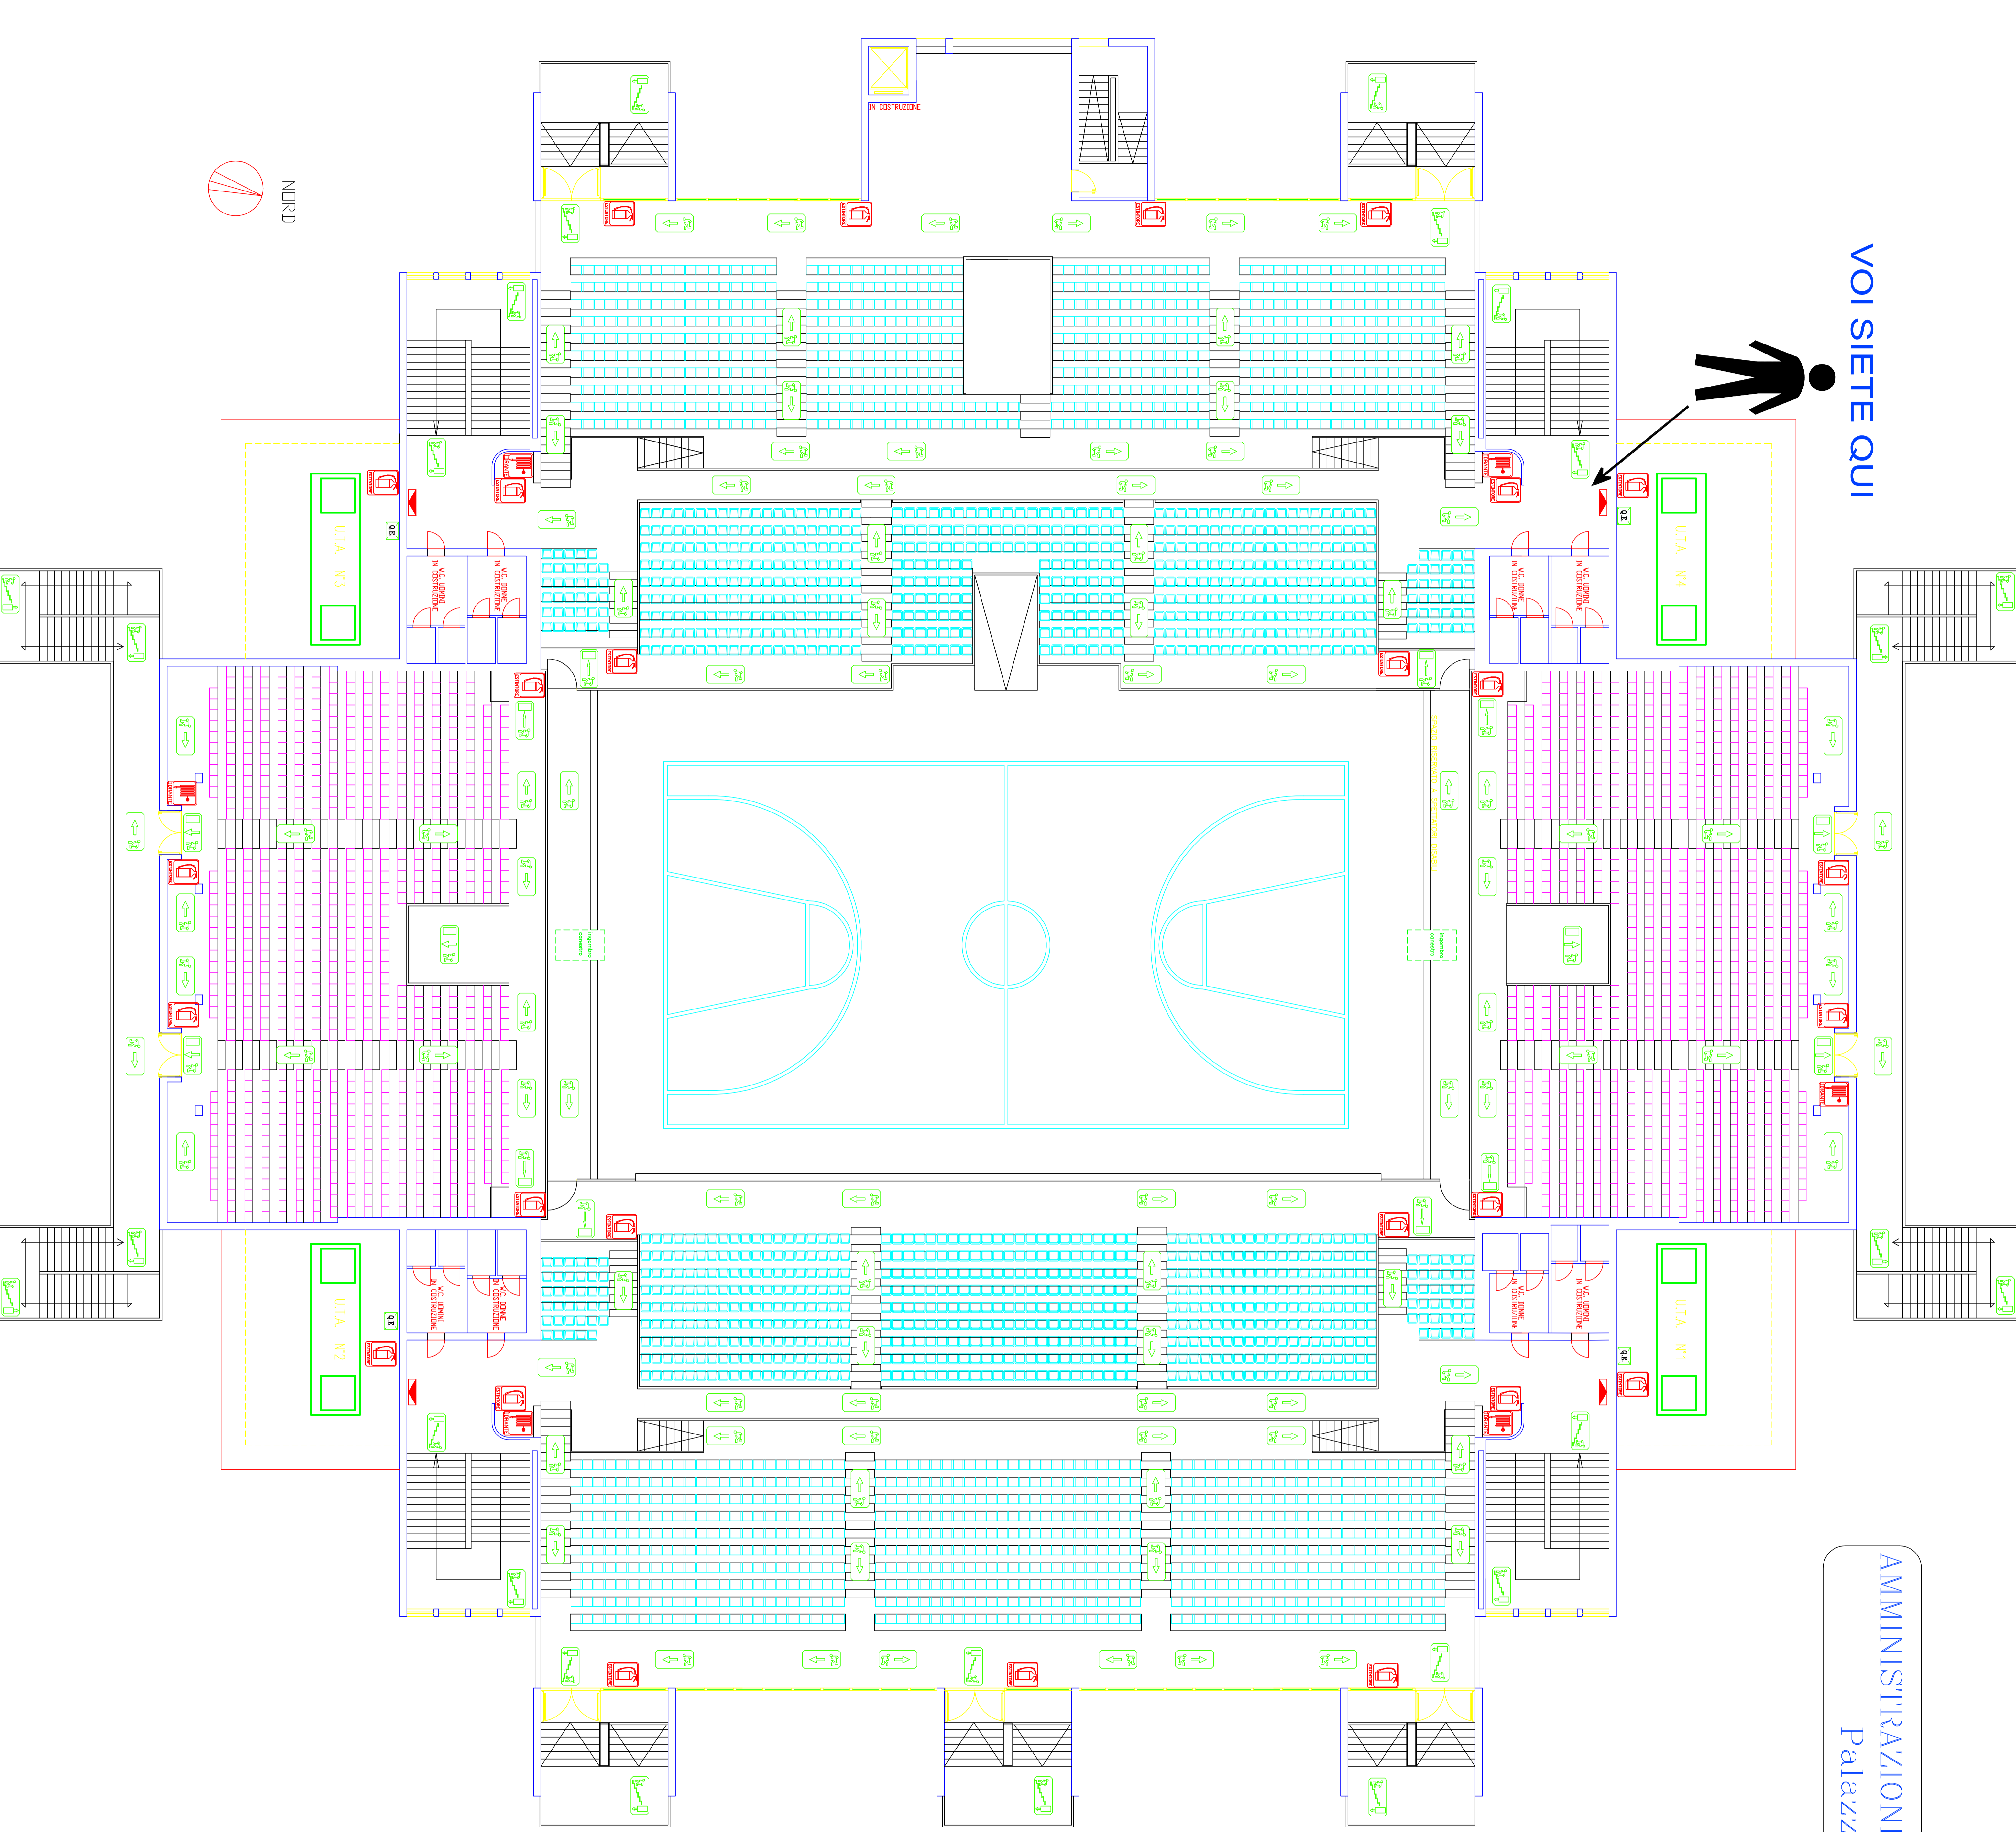

PIANTA GRADINATE
SCALA 1:100